


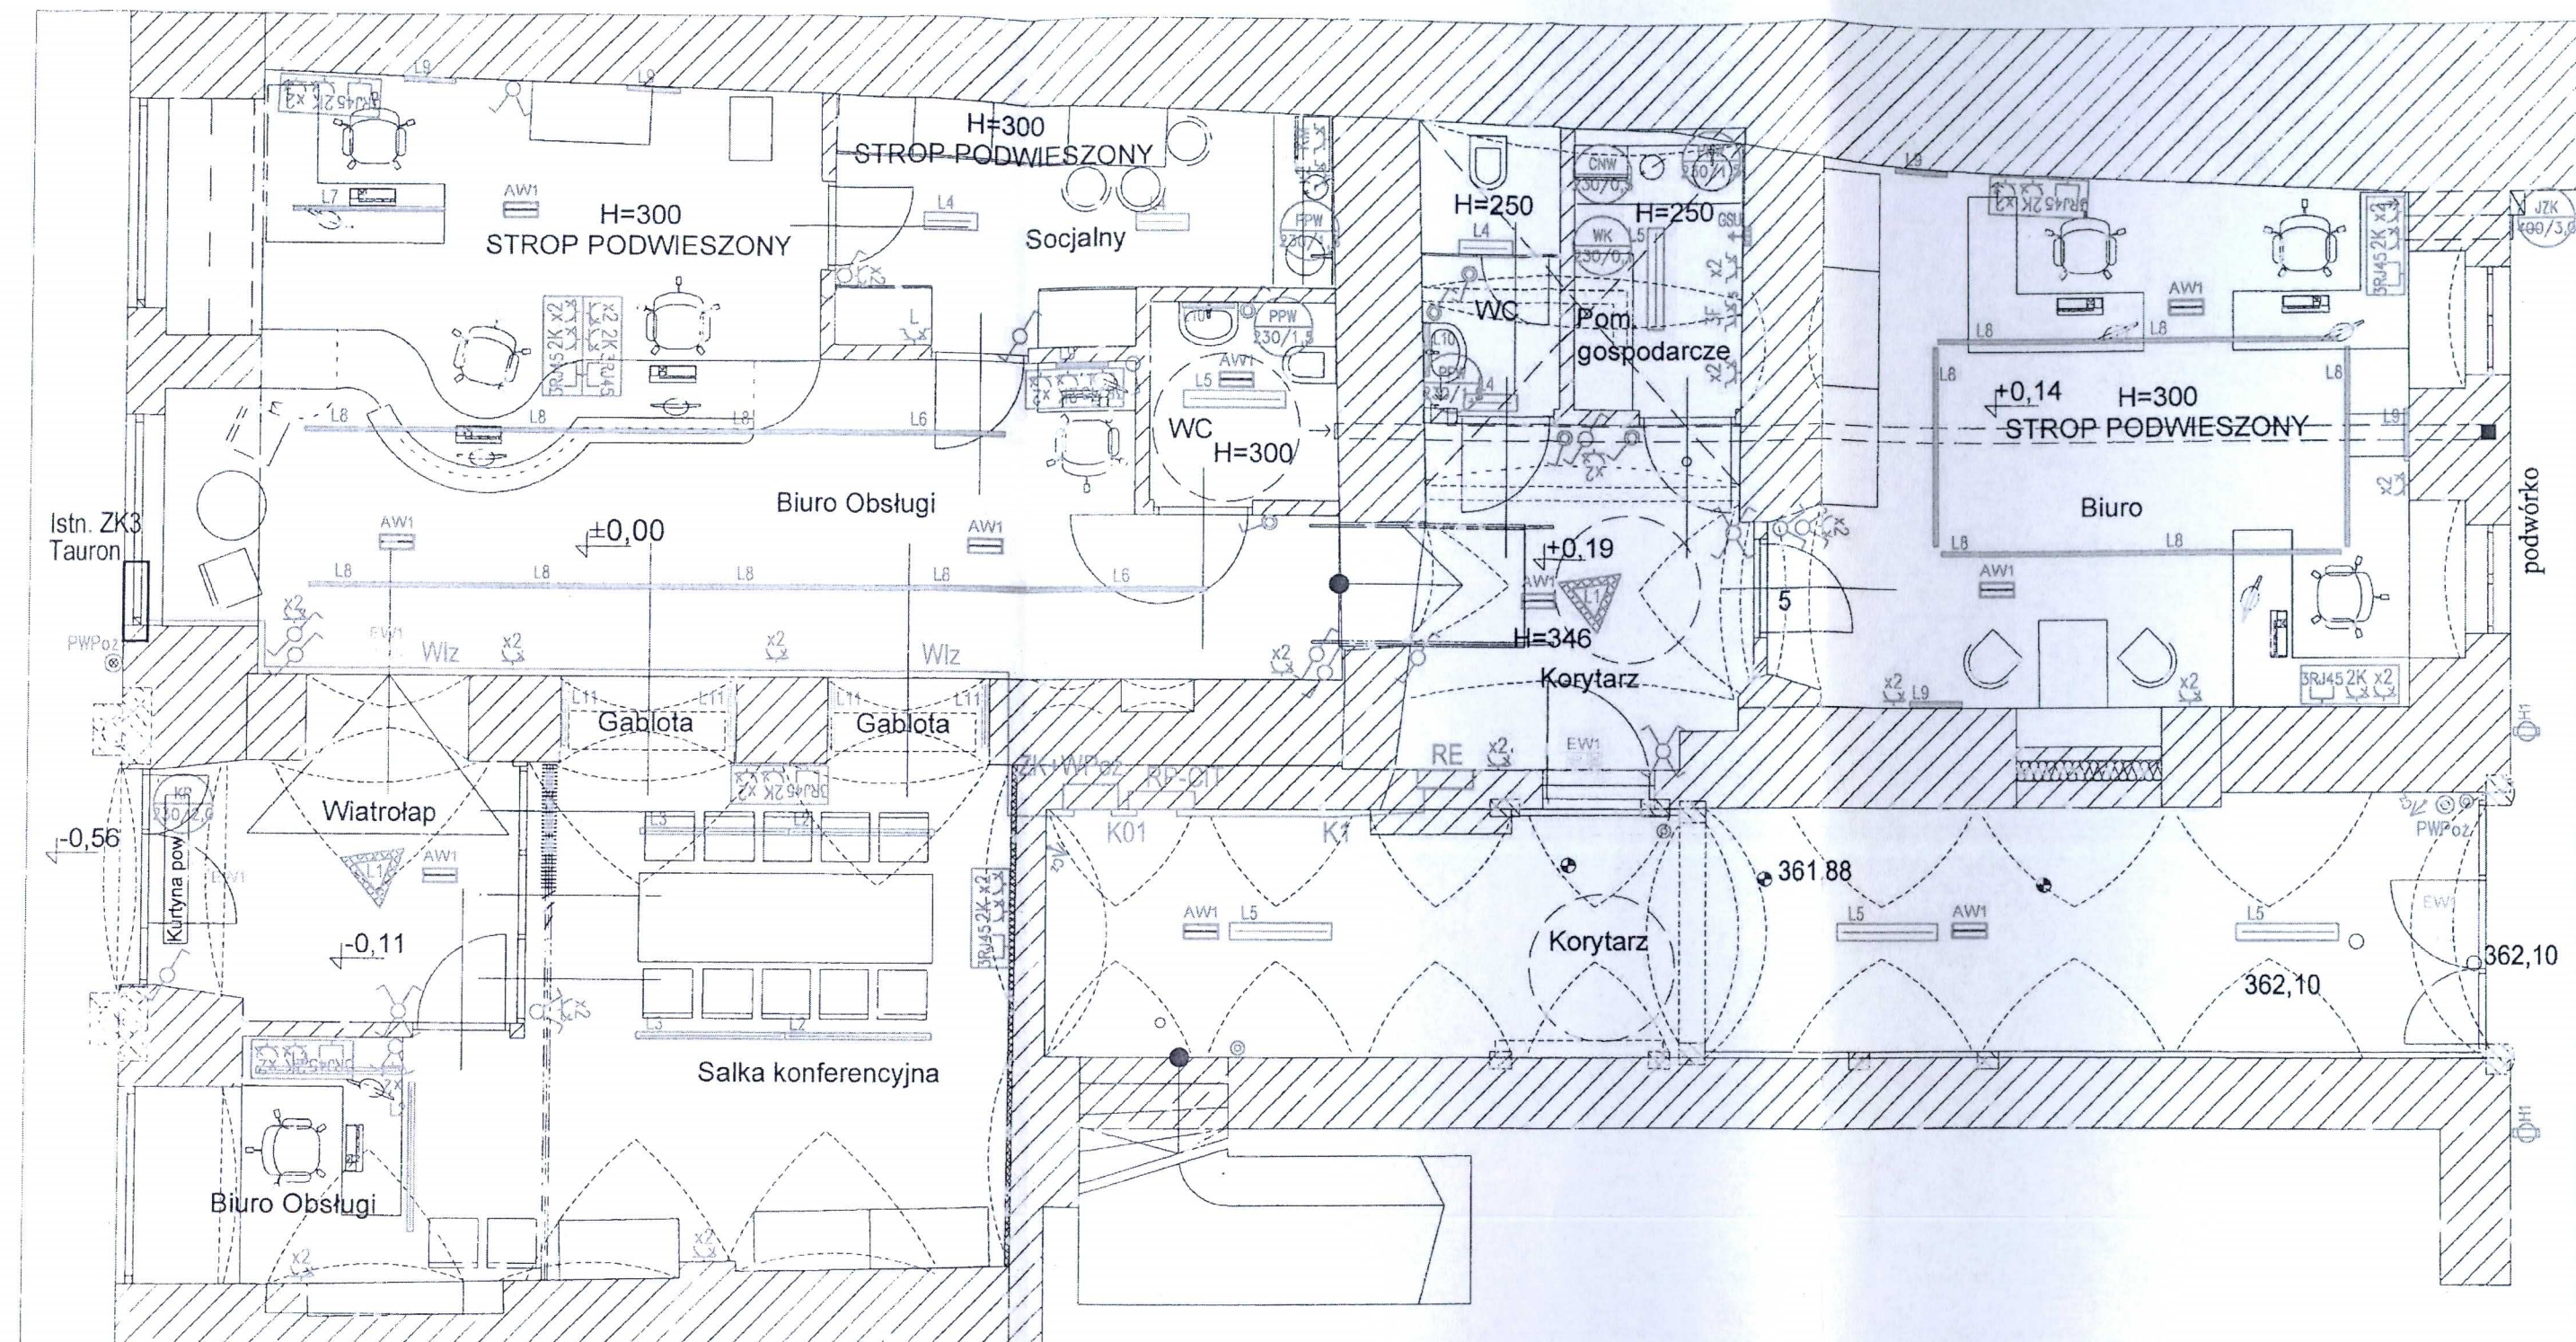

Zestaw ZK
+ WPoż.

Złącze kablowe ZK
+ wyłącznik pożarowy
1kV/230V/400V/160A/10kA/IP65/PH90
wbudowana

RP-CIT

Tablica licznikowa CIT
wbudowana
1kV/230V/400V/63A/6kA/IP43

RE

Rozdzielnia elektryczna CIT
1kV/230V/400V/63A/6kA/IP40
wbudowana

PWPoż

Przycisk Wyłącznika Pożarowego
montowany w obudowie IP54

GSU

Główna szyna wyrównania
potencjałów
(wbudowana w pom. technicznym)

Wiz

Zasilanie zestawu ZK+WPoż.
z ZK-3a Tauron
YKXS 4x35

K01

Zasilanie tablicy RP-CIT
ze złącza ZK+WPoż.
YKXS 5x16

K1

Zasilanie rozdzielni RE
z tablicy RP-CIT
YKXS 5x16

Oprawa zwieszakowa "moduł trójkątny" 650
LED 230V, 41W

Oprawa zwieszakowa 1505.LED P opal
230V/45W/IP20

Oprawa zwieszakowa 1505.LED K opal
230V/45W/IP20

Oprawa nastopowa 540.LED opal
230V/40W/IP44

Oprawa nastopowa 1040.LED opal
230V/50W/IP44

Oprawa zwieszakowa 1030.LED
230V/21W/IP20

Oprawa zwieszakowa 1535.LED
230V/32W/IP20

Oprawa zwieszakowa 2035.LED
230V/43W/IP20

Oprawa ścienna 530.LED opal ścienna
230V/11W/IP20

Oprawa ścienna 530.LED opal ścienna
230V/11W/IP44

Podświetlenie gablot
Moduły LED/12V/20W/4000K/IP40
we wbudowanym profilu AL
L=2x80cm, z zasilaczem 230V/12V/30W

Oprawa zewnętrzna, ścienna,
świecąca w dół i w górę
kolor lampy: biały, IP65
HIT-CRI 230V/70W
+HIT-CRI 230V/35W

Oprawa awaryjna IP65 ATI LED 230V/1,2W/3h
z piklogramami

Oprawa awaryjna IP40 ATI LED 230V/1,2W/3h
z piklogramami

We wszystkich oprawach oświetleniowych należy
stosować źródła światła z modułami LED

We wszystkich oprawach oświetleniowych należy
stosować zasilniki elektroniczne EVG

Czas działania opraw Aw. Ew na zasilaniu autonomicznym
ma wynosić 3h.

Należenia: oświetlenie awaryjne:
Esr= 5lx - przy urządzeniach przeciwpożarowych,
Esr= 2lx - w osiach ciągów komunikacyjnych,
Esr= 0,5lx - oświetlenie antypaniczny przestrzeni otwartej,
(pomieszczenia basenu, sali gimnastycznej)

Emax/Emin < 40:1

Oprawy oświetlenia awaryjnego muszą posiadać
świadczenia dopuszczenia do stosowania w ochronie
przeciwpożarowej, wydane przez CNBOP w Józefowie

Oprawa awaryjna IP65 ATI LED 230V/1,2W/3h
z piklogramami

Oprawa awaryjna IP40 ATI LED 230V/1,2W/3h
z piklogramami

We wszystkich oprawach oświetleniowych należy
stosować źródła światła z modułami LED

We wszystkich oprawach oświetleniowych należy
stosować zasilniki elektroniczne EVG

Czas działania opraw Aw. Ew na zasilaniu autonomicznym
ma wynosić 3h.

Należenia: oświetlenie awaryjne:
Esr= 5lx - przy urządzeniach przeciwpożarowych,
Esr= 2lx - w osiach ciągów komunikacyjnych,
Esr= 0,5lx - oświetlenie antypaniczny przestrzeni otwartej,
(pomieszczenia basenu, sali gimnastycznej)

Emax/Emin < 40:1

Oprawy oświetlenia awaryjnego muszą posiadać
świadczenia dopuszczenia do stosowania w ochronie
przeciwpożarowej, wydane przez CNBOP w Józefowie

Oprawa awaryjna IP65 ATI LED 230V/1,2W/3h
z piklogramami

Oprawa awaryjna IP40 ATI LED 230V/1,2W/3h
z piklogramami

We wszystkich oprawach oświetleniowych należy
stosować źródła światła z modułami LED

We wszystkich oprawach oświetleniowych należy
stosować zasilniki elektroniczne EVG

Czas działania opraw Aw. Ew na zasilaniu autonomicznym
ma wynosić 3h.

Należenia: oświetlenie awaryjne:
Esr= 5lx - przy urządzeniach przeciwpożarowych,
Esr= 2lx - w osiach ciągów komunikacyjnych,
Esr= 0,5lx - oświetlenie antypaniczny przestrzeni otwartej,
(pomieszczenia basenu, sali gimnastycznej)

Emax/Emin < 40:1

Oprawy oświetlenia awaryjnego muszą posiadać
świadczenia dopuszczenia do stosowania w ochronie
przeciwpożarowej, wydane przez CNBOP w Józefowie

Oprawa awaryjna IP65 ATI LED 230V/1,2W/3h
z piklogramami

Oprawa awaryjna IP40 ATI LED 230V/1,2W/3h
z piklogramami

We wszystkich oprawach oświetleniowych należy
stosować źródła światła z modułami LED

We wszystkich oprawach oświetleniowych należy
stosować zasilniki elektroniczne EVG

Łącznik oświetleniowy
schodowy, IP44

Łącznik oświetleniowy
podwójny, IP44

Łącznik oświetleniowy
pojedynczy, IP44

Łącznik oświetleniowy
schodowy, IP40

Łącznik oświetleniowy
podwójny, IP40

Łącznik oświetleniowy
pojedynczy, IP40

Łącznik oświetleniowy
schodowy, IP40

Łącznik oświetleniowy
podwójny, IP40

Łącznik oświetleniowy
pojedynczy, IP40

Przycisk oświetleniowy
oświetlenia komunikacji

Centrala wentylacyjna CNW
230V/0,5kW

Wentylator kanałowy
230V/0,1kW

Przebiegowy podgrzewacz
230V/1,5kW

Łącznik oświetleniowy
schodowy, IP44

Łącznik oświetleniowy
podwójny, IP44

Łącznik oświetleniowy
pojedynczy, IP44

Łącznik oświetleniowy
schodowy, IP40

Łącznik oświetleniowy
podwójny, IP40

Łącznik oświetleniowy
pojedynczy, IP40

Gniazdo 230V/16A/IP40
podwójne

Gniazdo 230V/16A/IP44
podwójne

Gniazdo 230V/16A/IP44
Lodówka 230V/0,5kW

Gniazdo 230V/16A/IP44
Kuchnia mikrofalowa
230V/2,0kW

Zestaw gniazd
2K - zasilanie komputerów
x2 - gniazda ogólne
230V/16A
rezerwa dla 3xRJ45

Minikolumna biurowa
z gniazdem 2K - dla zasilania
komputerów
x2 - gniazda ogólne
230V/16A
rezerwa dla 3xRJ45

Jednostka zewnętrzna klimatyzacji
400V/3,0kW

Kurtyna powietrzna
230V/2,0kW

Gniazdo 230V/16A/IP40
podwójne

Gniazdo 230V/16A/IP44
podwójne

Gniazdo 230V/16A/IP44
Lodówka 230V/0,5kW

Gniazdo 230V/16A/IP44
Kuchnia mikrofalowa
230V/2,0kW

Zestaw gniazd
2K - zasilanie komputerów
x2 - gniazda ogólne
230V/16A
rezerwa dla 3xRJ45

Minikolumna biurowa
z gniazdem 2K - dla zasilania
komputerów
x2 - gniazda ogólne
230V/16A
rezerwa dla 3xRJ45

Jednostka zewnętrzna klimatyzacji
400V/3,0kW

Kurtyna powietrzna
230V/2,0kW

Gniazdo 230V/16A/IP40
podwójne

Gniazdo 230V/16A/IP44
podwójne

Gniazdo 230V/16A/IP44
Lodówka 230V/0,5kW

BRANŻA
IE



PRACOWNIA PROJEKTOWA
ZUI "REWALORYZACJA" Joanna Pędrak
57-300 Kłodzko ul.Czeska 28 tel. 74 8672002

PROJEKT

Remont i adaptacja części budynku i lokalu użytkowego
przy Pl. Wolności 17 w Bystrzycy Kłodzkiej na Centrum Informacji Turystycznej
wraz z rewitalizacją i renowacją zabytkowych elementów architektury
Działka Nr 651/1, AM6, Obręb 0002 Centrum, jedn. ewid. 020804_4 Bystrzyca Kłodzka-miasto

TYTUŁ
RYSUNKU

Rzut Parteru. Instalacje elektryczne

Skala
1:75

FAZA
P.B.

DATA
09
2016

Projektant:
mgr inż.
Ryszard Kulczak
NBGP V.7342/379.98

Sprawdzający:
mgr inż.
Marek Biernat
NBGP V.7342/380.98

Kier. pracowni:
mgr inż. arch.
Joanna Pędrak
241/01/DUW

Nr rys.
IE-01